


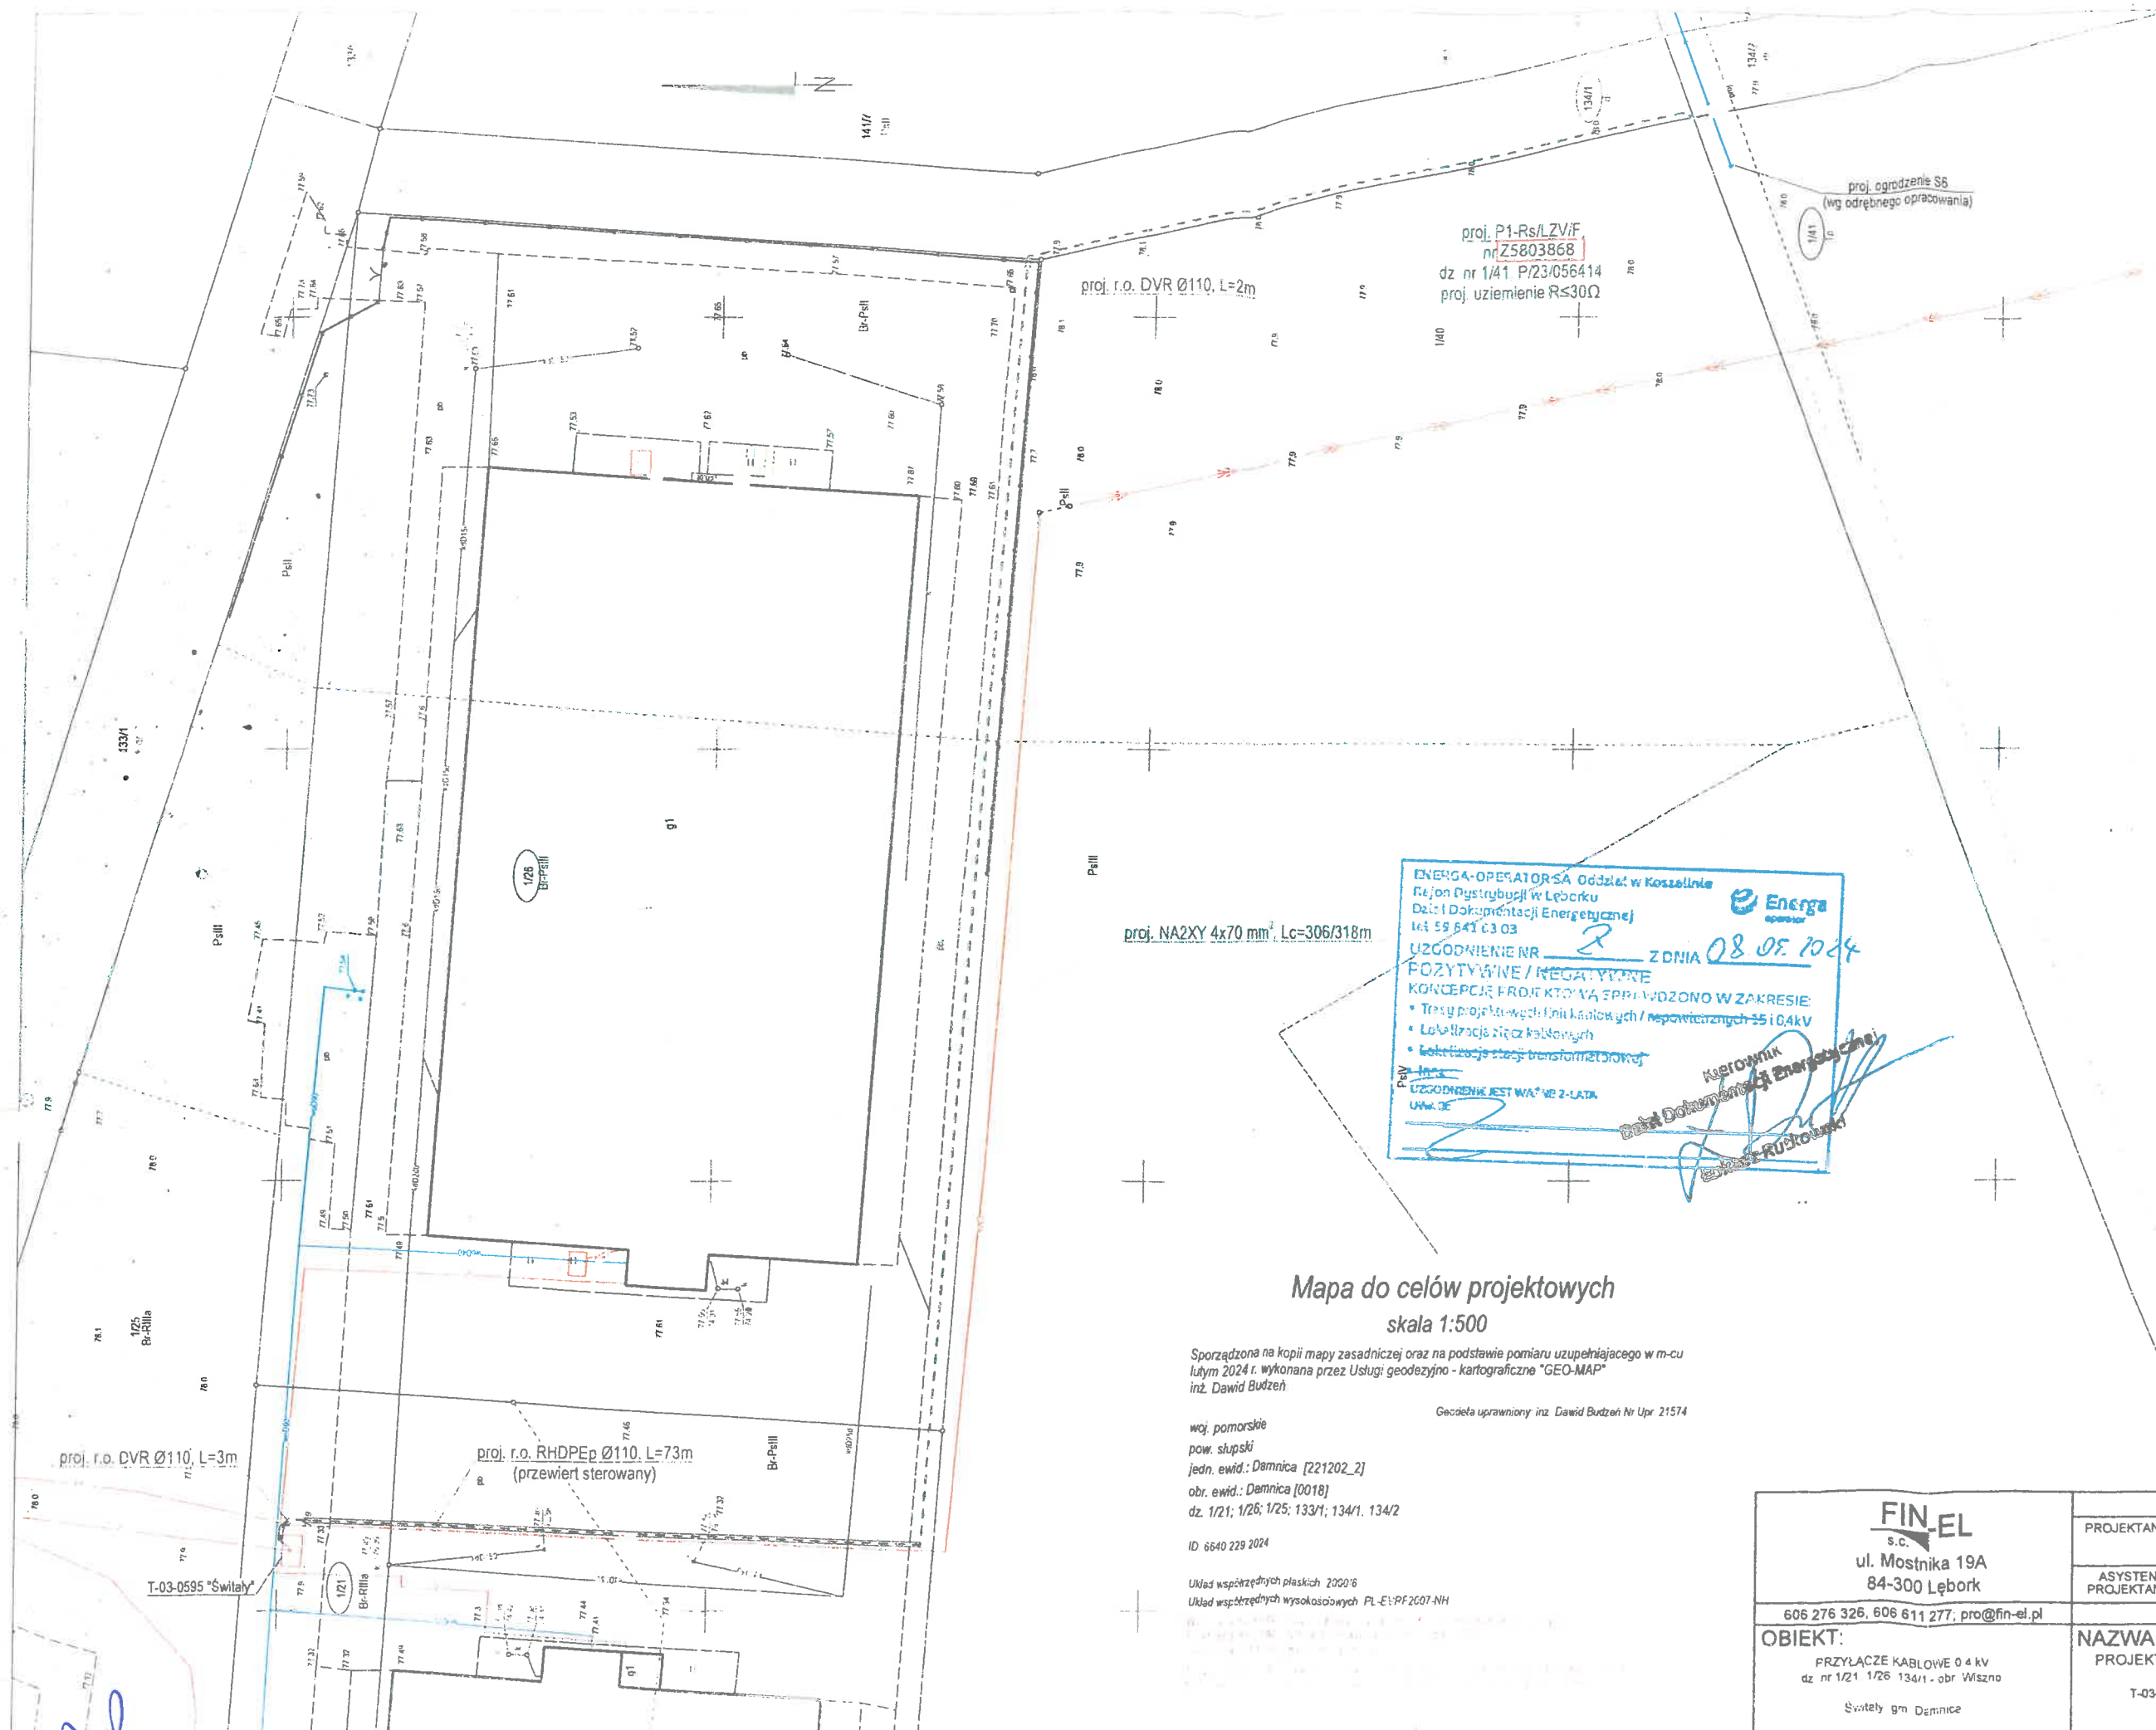

ENERGA-OPERATOR SA Oddział w Koszalinie
Rejon Dystrybucji w Lęborku
Dział Dokumentacji Energetycznej
Inż. 59 641 63 03
UZGODNIENIE NR 2 Z DNIA 08.05.2024
POZYTYWNE / NEGATYWNE
KONCEPCJE PROJEKTOWA WPRACOWANO W ZAKRESIE
• Treści projektowych linii kablowych / napowietrznych 55 i 0,4 kV
• Lokalizacja szereg kablowych
• Lokalizacja szereg transformatorów
UZGODNIENIE JEST W A W 2-LATA
Uwaga

Mapa do celów projektowych
skala 1:500

Sporządzona na kopii mapy zasadniczej oraz na podstawie pomiaru uzupełniającego w m-cu
lutym 2024 r. wykonana przez Usługi geodezyjno - kartograficzne "GEO-MAP"
inż. Dawid Budzeń

Geodeza uprawniony inż. Dawid Budzeń Nr Upr. 21574

woj. pomorskie
pow. słupski
jedn. ewid.: Damnica [221202_2]
obr. ewid.: Damnica [0018]
dz. 1/21; 1/26; 1/25; 133/1; 134/1. 134/2

ID 6640 229 2024

Układ współrzędnych płaskich 2000-6
Układ współrzędnych wysokościowych PL-EV-PF2607-NH

FIN-EL s.c. ul. Mostnika 19A 84-300 Lębork 606 276 326, 606 611 277, pro@fin-el.pl	DATA	NAZWISKO/nr uprawnień		PODPIS
	PROJEKTANT	02.2024	mgr inż. Michał Grzegorek BK.IIF. 7342/2055/04 Oświadczam, że niniejszym archiwizuję i zostawiam na dysku komputerowym i w formie elektronicznej wszystkie dokumenty i dane niezbędne do realizacji projektu.	
	ASYSTENT PROJEKTANTA	02.2024	inż. Tomasz Zieliński	
OBIEKT:		NAZWA RYS.:		Skala 1:500
PRZYŁĄCZE KABLOWE 0,4 kV dz. nr 1/21 1/26 134/1 - obr. Wiszno Świtły gm. Damnica		PROJEKT ZAGOSPODAROWANIA TERENU T-03-0595 "Świtły" cbw 600 LSN-318		Nr zadania/umowy OBI/83/2303964 ELOG/2017532/23
				Nr rys. 1